


- Rosso - Totem dispenser gel igienizzante
- Giallo - Dispenser murale gel igienizzante
- Blu - Punto informativo prevenzione e sicurezza
- Arancione - Consegna dichiarazioni commissari e candidati e accompagnatori

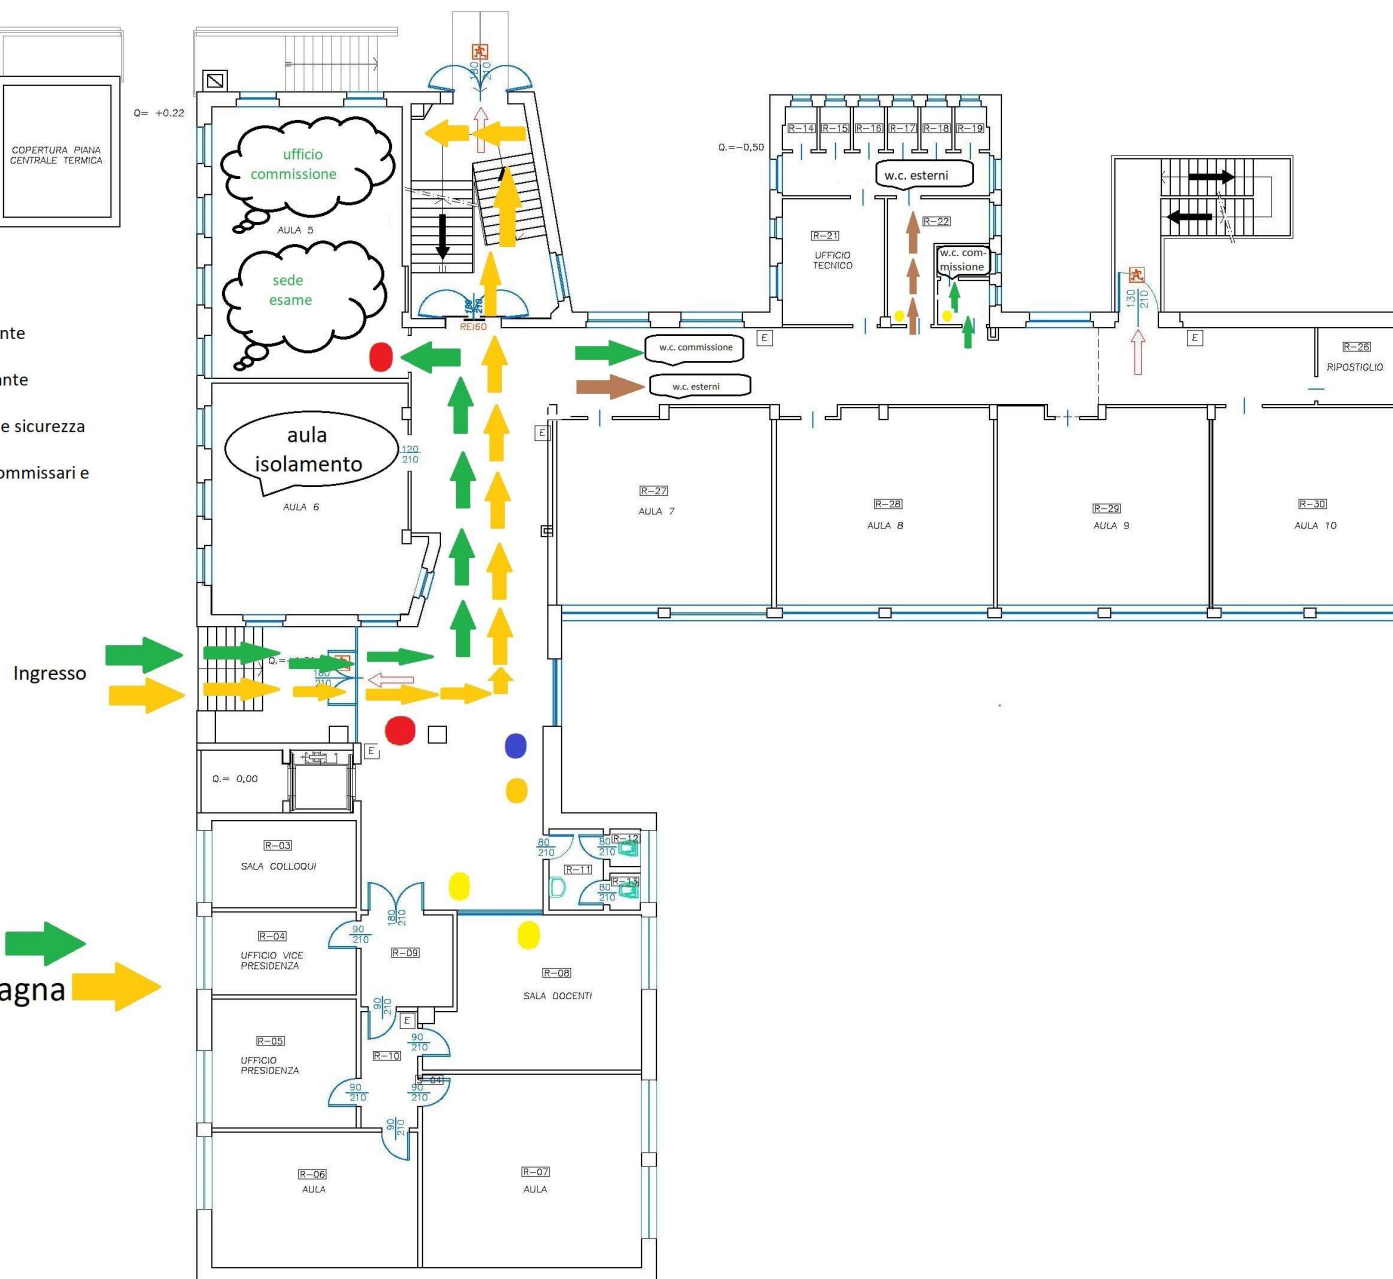

Commissione Aula 5 ➡  
 Commissione Aula Magna ➡

Plesso ITIS  
 CORPO AULE  
 PIANTA PIANO RIALZATO  
 SCALA 1:100